



RÜCKHALTEBECKEN THERASBACH

KG
THERAS

WASSERRECHTLICHES EINREICHPROJEKT

Planinhalt

Übersichtskarte

A B C D E F G H I J K L M N O P Q R S T U V W X Y Z

Planer



Ingenieurbüro für Kulturtechnik, Wasserwirtschaft,
Umwelt und Energie
Dipl.-Ing. Albert Schwingshandl
RIVERGATE, Handelskai 92, A-1220 Wien
Tel +43 1 494 16 87-0 Fax +43 1 494 16 87-3
Email: office@riocom.at Internet: www.riocom.at

Dateiname

2_1_Uebersichtskarte.dwg

Plangröße/Seitenanzahl

0,19 m²

Maßstab

1:25.000

DI Norbert Knopf

DI Werner Rubey

Projektleiter:

AS

Bearbeiter:

RG

Zeichner:

RG

Prüfer:

AS

Datum:


20.05.2016

Plannummer

20287 - 01 - 0201

Einlage

2.1

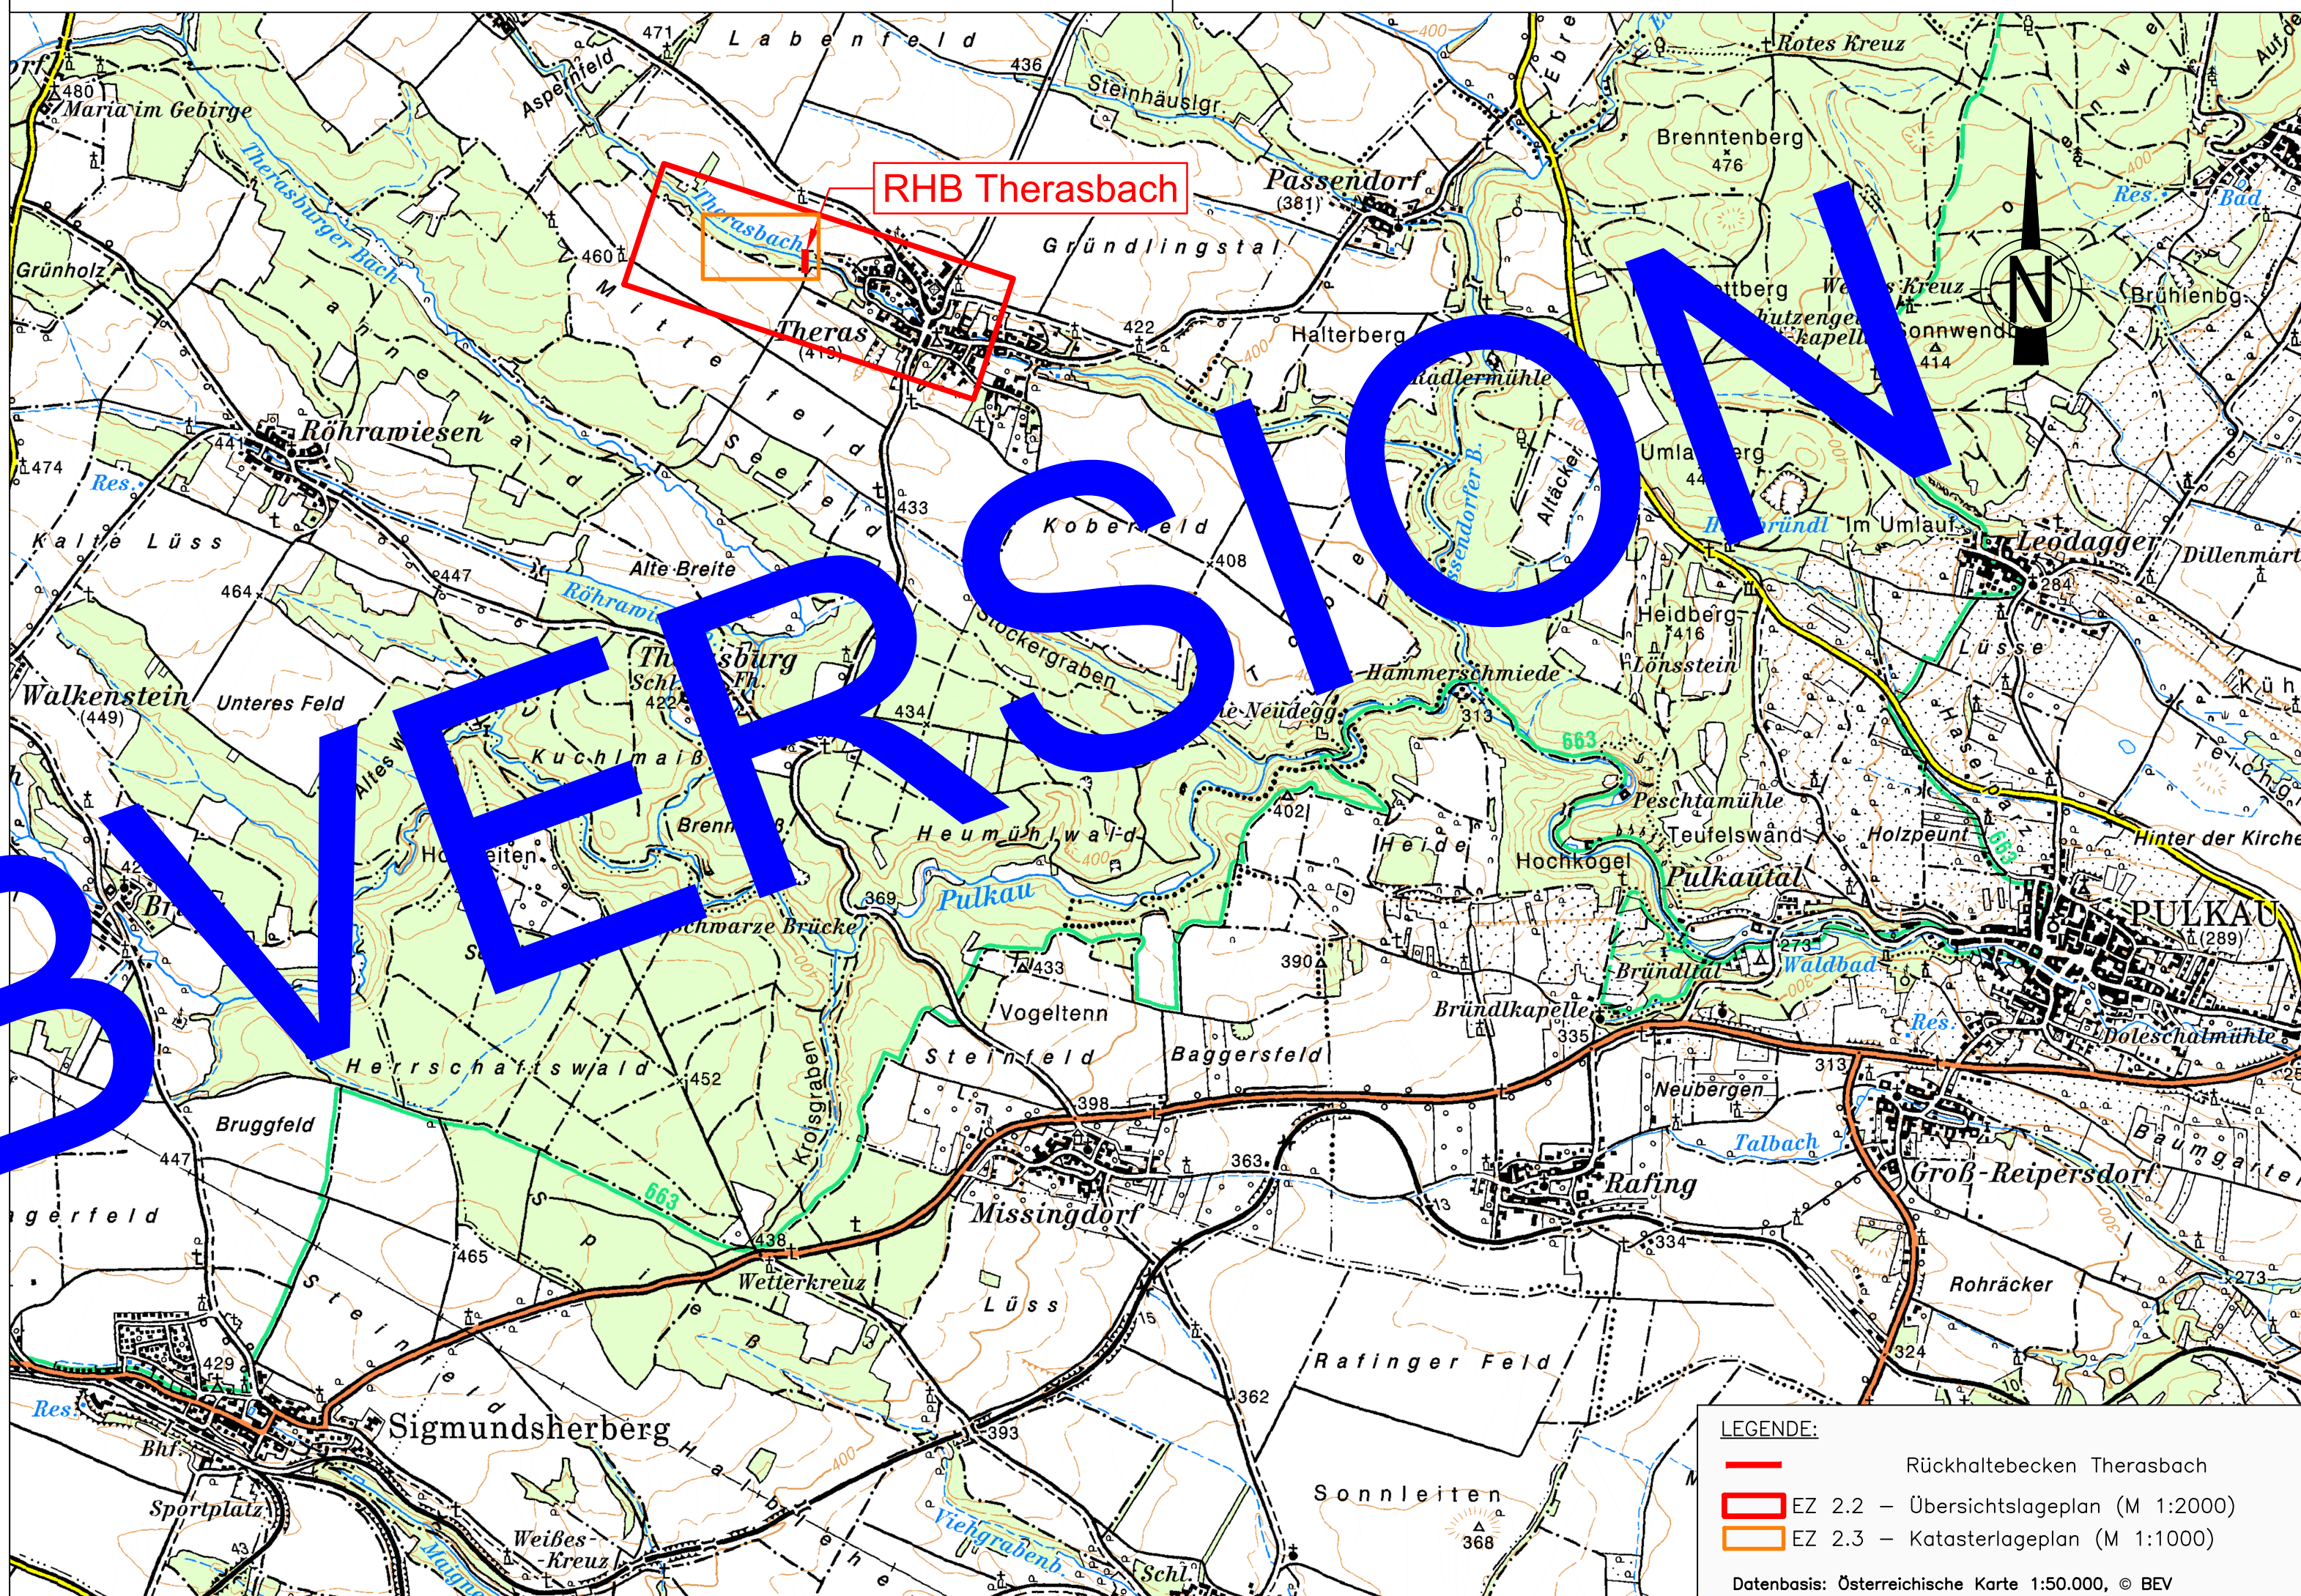

LEGENDE:

- Rückhaltebecken Therasbach
- EZ 2.2 – Übersichtslageplan (M 1:2000)
- EZ 2.3 – Katasterlageplan (M 1:1000)

Datenbasis: Österreichische Karte 1:50.000, © Bv